
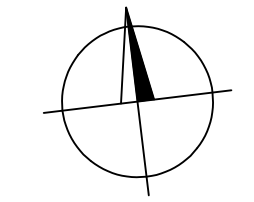


- LEGENDA STÁVAJÍCÍCH INŽ. SÍTÍ :**
- KANALIZACE
  - VODOVOD
  - VEDENÍ NN
  - PLYNOVOD
  - TEPLOVOD
  - VEDENÍ O2

- LEGENDA:**
- STAV**
- GARÁŽE
  - OSTATNÍ ZPEVNĚNÉ PLOCHY
- NÁVRH**
- PŮVODNÍ NÁVRH (DPS; 09/2017)
  - NOVÝ NÁVRH (VOZOVKA Š. 3,5m)
  - PARKOVACÍ STÁNÍ
  - STANOVISŤE - TRÍDĚNÝ ODPAD

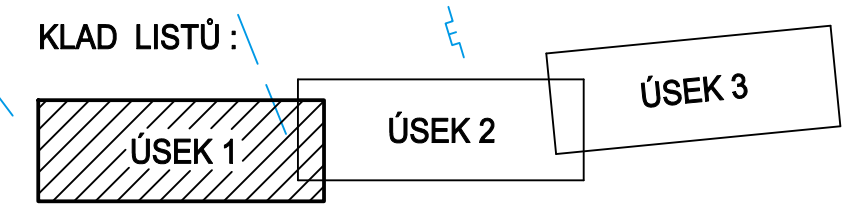

SOUŘADNICOVÝ SYSTÉM : JTSK  
VÝŠKOVÝ SYSTÉM : B.p.v.

hlavní projektant	vedoucí projektant	vypracoval	kontroloval
ING. RUDOLF NEČAS	ING. RUDOLF NEČAS	ING. ZDENĚK ŠEVČÍK	ING. RUDOLF NEČAS

STAVBA	<b>ZLÍN - ULICE BRATŘÍ SOUSEDÍKŮ, ÚPRAVA ULIČNÍHO PROSTORU</b>		
	formát	4 A4	
	datum	07/2021	
	stupeň PD	STUDIE	
	zak. číslo	05-2021	
arch. číslo	-		
OBSAH	SITUACE - ÚSEK 1	měřítko 1:500	č.v. <b>B 01</b>

Ing. RUDOLF NEČAS  
Függerovo nábřeží 5476  
760 01 ZLÍN  
mobil: 602 517 446  
e-mail: rudolfnc@gmail.com